


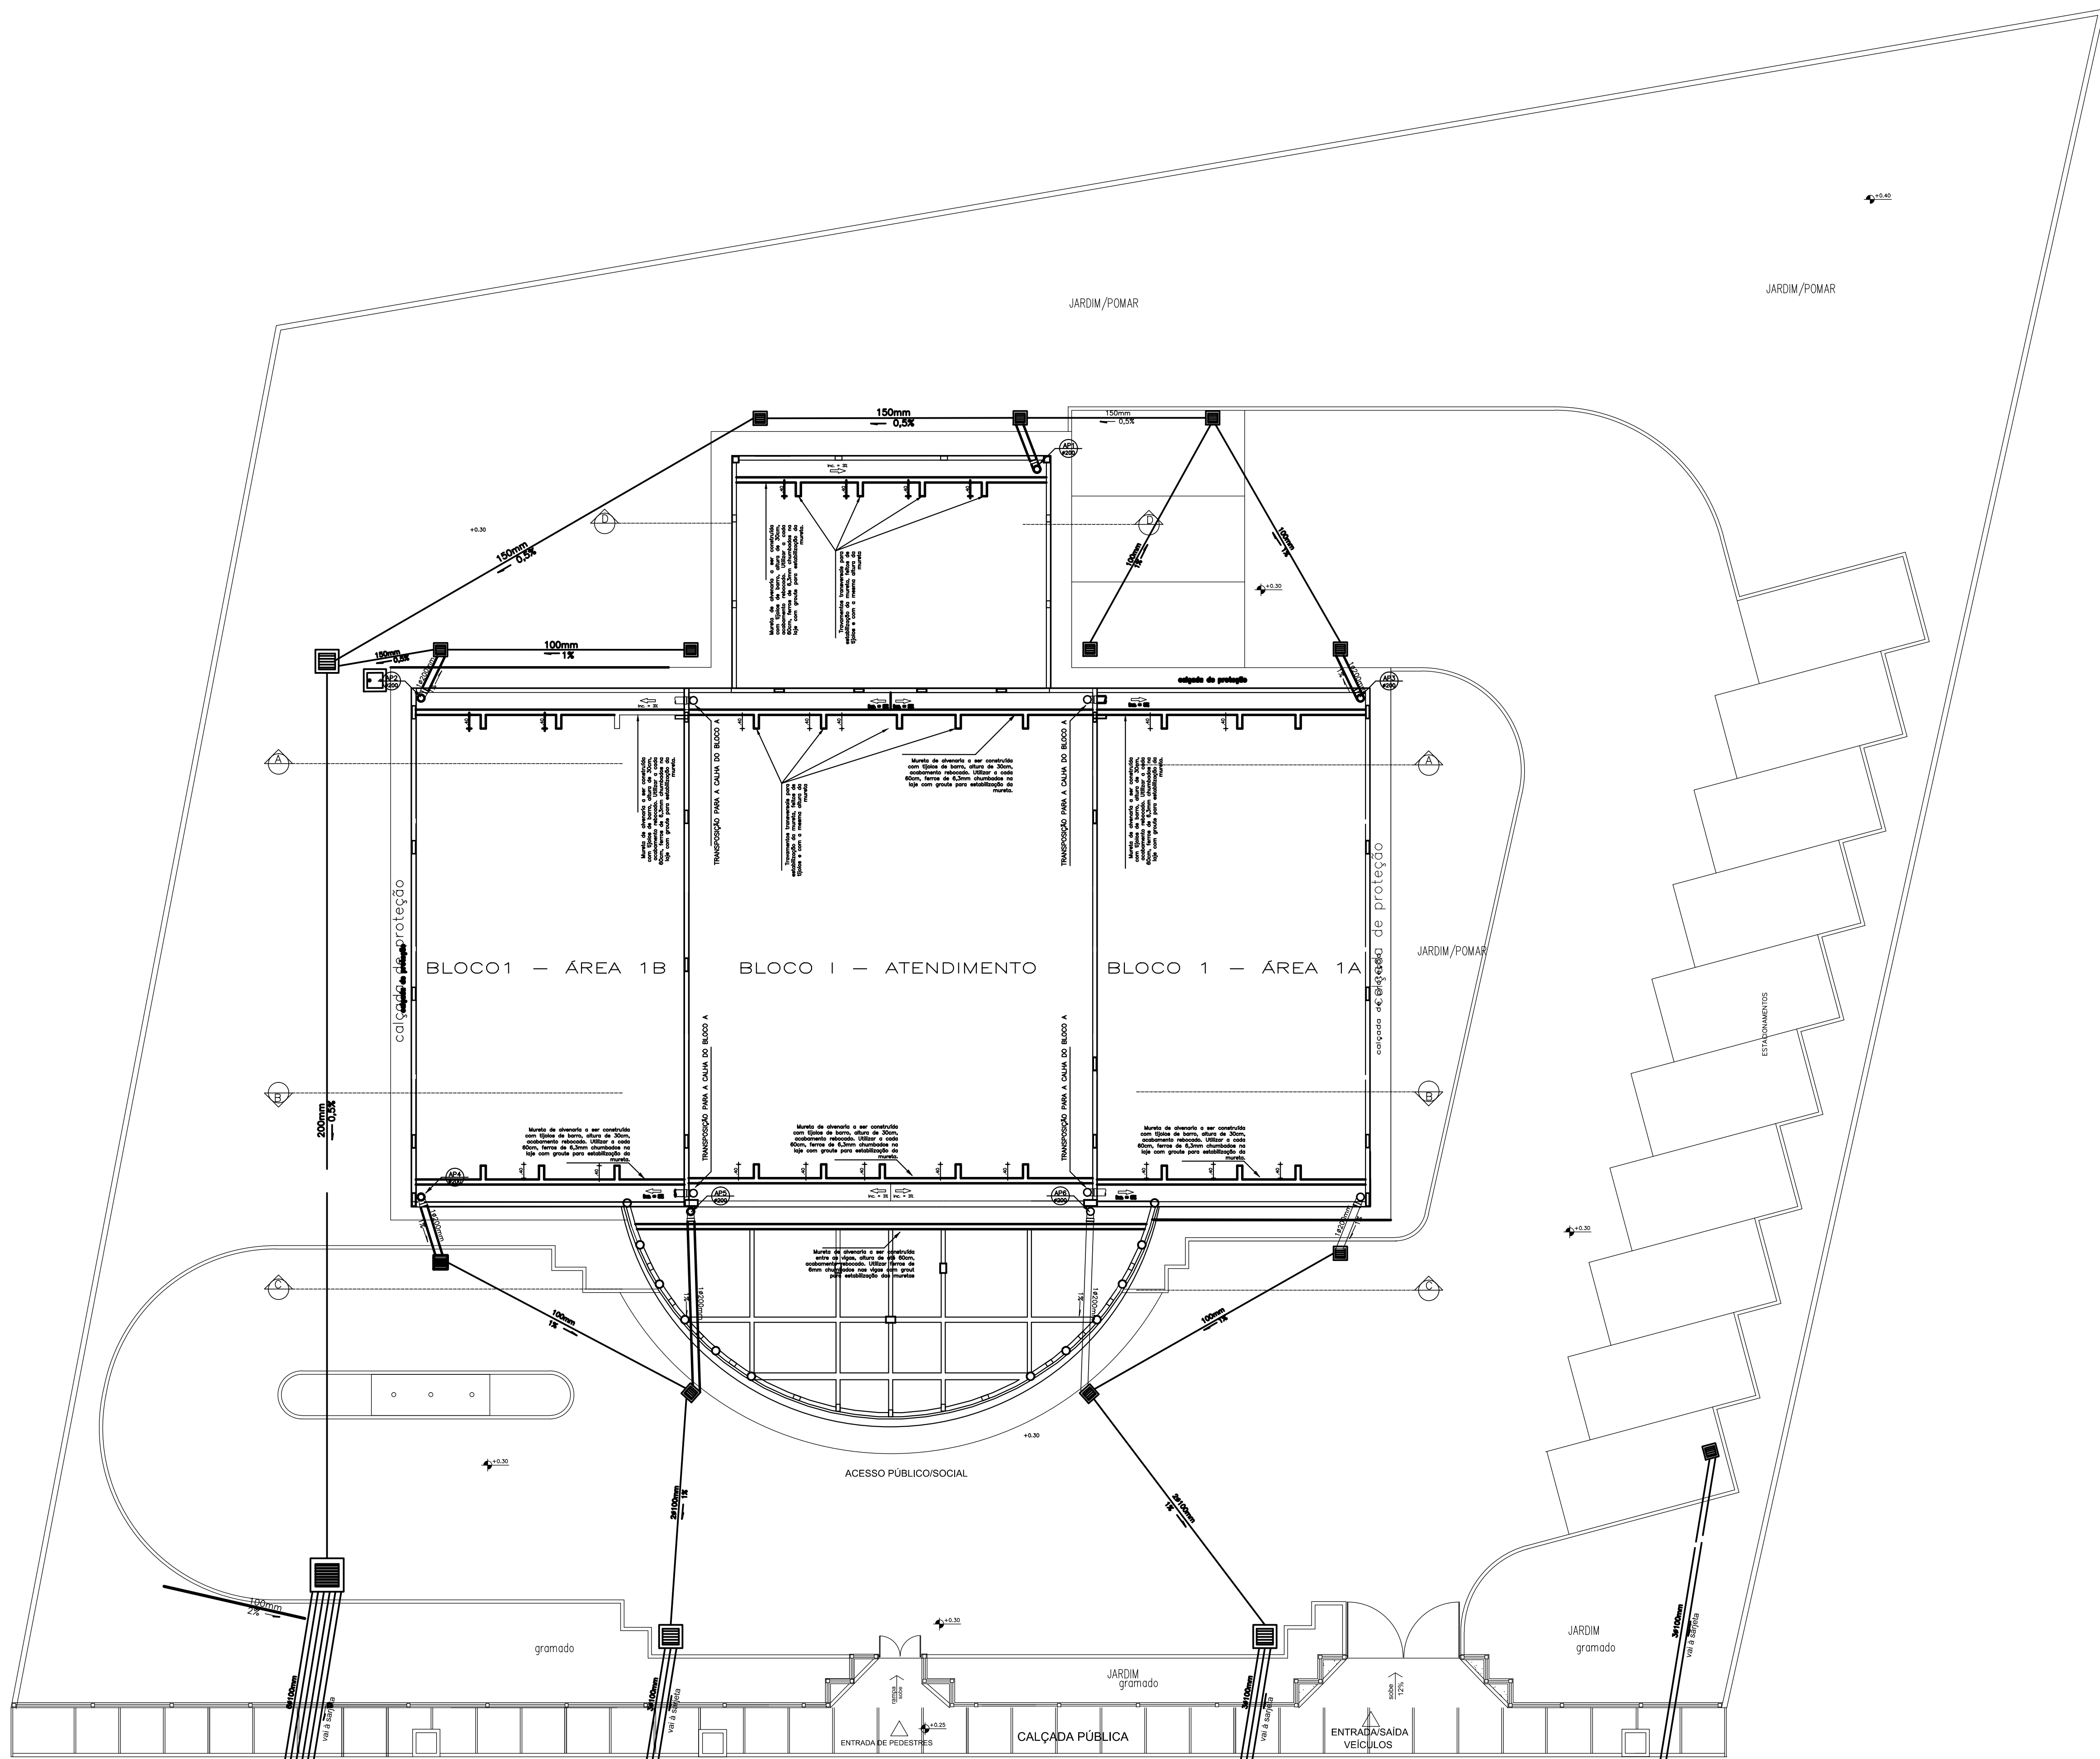

IMPLANTAÇÃO
escala 1:100

OBSERVAÇÃO
TODA A TUBULAÇÃO HORIZONTAL DE 100MM E CAIXAS DE ÁGUA PLUVIAL JÁ EXISTEM E SERÃO MANTIDAS, PORTANTO NÃO DEVEM SER CONSIDERADAS PARA FINS DE ORÇAMENTAÇÃO DA OBRA

Aprovação:



PODER JUDICIÁRIO DA UNIÃO

TRE - GO

REFORMA DE CARTÓRIOS ELEITORAIS

HIDROSSANTÁRIO - PLUVIAL

CARTÓRIO ELEITORAL DE GOIÁS-GO
End.: Rua A, Qd. 19, Lt. 02, Setor Aeroporto
Goiás-GO

GOIÁS-GO - 12ª ZONA ELEITORAL

Proprietário: UNIÃO

Área do terreno:
Área construída: 518 m²

Autor do Projeto: ENG. CIVIL MARCOS PAULO BARBOSA
CREA 10148/D-GO

Conteúdo:
PLANTA BAIXA - DISTRIBUIÇÃO REDE PLUVIAL - ESC.: 1:100

Prancha:
01/03

Escala:
Indicada

Data:
AGOSTO/2024

Desenhista:

Revisão:
rev00

PLU