


PLANTA BAIXA - BLOCO DE SERVIÇO  
Escala 1:100

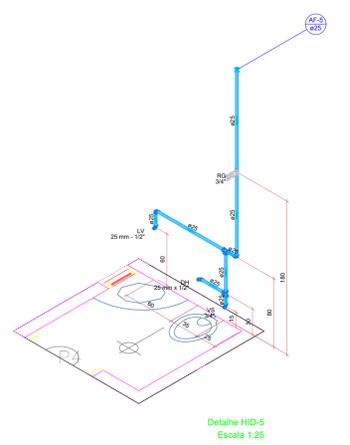

Detalhe HID-5  
Escala 1:25

Legenda das indicações - Terno

DH Ducha Higiénica com Juchto de 90° - 25 mm x 1/2"


L.V. Lavatório com puchto de 90° - 25 mm - 1/2"

HG Registro de gaveta c/ canopla cromada c/PVC soldável - 3/4"

VS Vaso sanitário com caixa acoplada - 3/4"

Lista de materiais - Terno

Quantidade	Descrição
1	Ducha Higiénica
1	25mm x 1/2"
1	Torneira de lavatório
1	25mm - 1/2"
1	Vaso Sanitário c/ ca. acoplada
1	1/2"
1	Mesas
1	Registro de gaveta c/ canopla cromada
1	3/4"
1	PVC Acessórios
1	Engate flexível cobre cromado com canopla
1	1/2 - 30mm
1	Engate flexível plástico
1	1/2 - 30mm
1	PVC registro soldável
2	Adaptador curvo cobre-rosa p registro
2	25 mm - 3/4"
2	Juchto 90° soldável
2	25 mm
1	Linha soldável
1	25 mm
4	Tubos
4	25 mm
2	Tê 90° soldável
2	25 mm
1	PVC soldável azul c/ bucha latão
1	Juchto de redução 90° soldável com bucha de latão
1	25 mm - 1/2"

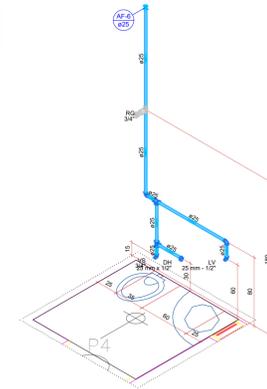

Detalhe HID-6  
Escala 1:25

Legenda das indicações - Terno

DH Ducha Higiénica com Juchto de 90° - 25 mm x 1/2"


L.V. Lavatório com puchto de 90° - 25 mm - 1/2"

HG Registro de gaveta c/ canopla cromada c/PVC soldável - 3/4"

VS Vaso sanitário com caixa acoplada - 3/4"

Lista de materiais - Terno

Quantidade	Descrição
1	Ducha Higiénica
1	25mm x 1/2"
1	Torneira de lavatório
1	25mm - 1/2"
1	Vaso Sanitário c/ ca. acoplada
1	1/2"
1	Mesas
1	Registro de gaveta c/ canopla cromada
1	3/4"
1	PVC Acessórios
1	Engate flexível cobre cromado com canopla
1	1/2 - 30mm
1	Engate flexível plástico
1	1/2 - 30mm
1	PVC registro soldável
2	Adaptador curvo cobre-rosa p registro
2	25 mm - 3/4"
2	Juchto 90° soldável
2	25 mm
1	Linha soldável
1	25 mm
4	Tubos
4	25 mm
2	Tê 90° soldável
2	25 mm
1	PVC soldável azul c/ bucha latão
1	Juchto de redução 90° soldável com bucha de latão
1	25 mm - 1/2"

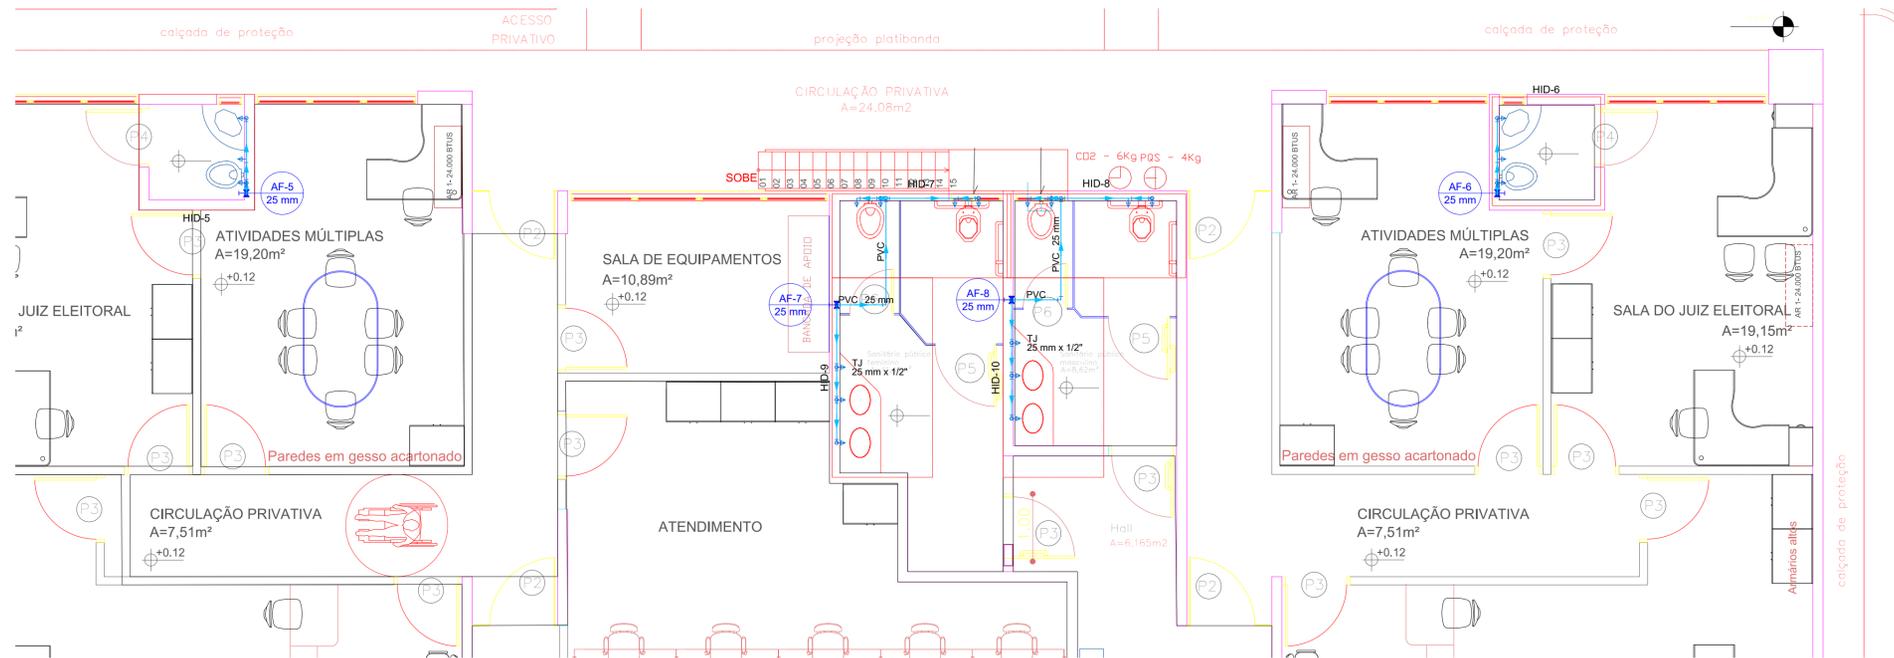

PLANTA BAIXA - BLOCO ADM.  
Escala 1:100

Aprovação:

**TRE - GO**

REFORMA DE CARTÓRIOS ELEITORAIS

**HIDROSSANITÁRIO**

CARTÓRIO ELEITORAL DA CIDADE DE GOIÁS  
Rua A Qtd 19 - s/n It 2, 76600-000  
Cidade de Goiás - GO

Proprietário: UNIÃO

Área do terreno: 2.272,31 m²  
Área construída: 518,07 m²

Autor do Projeto: ENG. THALLYS CABRAL DE MORAIS  
CREA nº.: 1.015.097.391/D'GO

Conteúdo:  
PLANTA BAIXA - HIDRAÚLICA  
DET. ISOMÉTRICO

Prancha:  
01/03

Escala: Indicada | Data: JULHO/2024 | Desenho: Thallys Cabral | Revisão: rev00


**HID**

Legenda das indicações - Térreo

DH	Ducha Higiénica com Joelho de 90° - 25 mm x 1/2"
LV	Lavatório com peixe de 90° - 25 mm - 1/2"
MIC	Mictório cilíndrico ovalado de descarga com peixe de 90° - 25 mm - 3/4"
RG	Registro de gaveta cilíndrica cromada c/PVC soldável - 3/4"
VS	Vaso sanitário com caixa acoplada - 3/4"
VDM	Válvula de descarga para mictório - 25 mm x 3/4"

Lista de materiais - Térreo

Água fria		
Aparelho		
Ducha higiénica	25mm x 1/2"	1 pc
Mictório de Descarga Descontínua	3/4"	2 pc
Torneira de lavatório	25 mm - 1/2"	1 pc
Vaso Sanitário c/ cx. acoplada	1/2"	1 pc
Metais		
Registro de gaveta c/ canopla cromada	3/4"	1 pc
Válvula de descarga p/ mictório	3/4"	2 pc
Metais Plasmáticos		
Pressostático mictório cromado	3/4"	2 pc
PVC Acessórios		
Engate flexível cobre cromado com canopla	1/2 - 30cm	1 pc
Engate flexível plástico	1/2 - 30cm	1 pc
PVC rígido soldável		
Adapt. sold. curto coboia-rosca p registro	25 mm - 3/4"	6 pc
Joelho 90° soldável	25 mm	9 pc
Luva soldável	25 mm	1 pc
Tubos	25 mm	12,74 m
Ta 90° soldável	25 mm	4 pc
PVC soldável azul c/ bucha latão		
Joelho 90° soldável com bucha de latão	25 mm - 3/4"	2 pc
Joelho de redução 90° soldável com bucha de latão	25 mm - 1/2"	3 pc

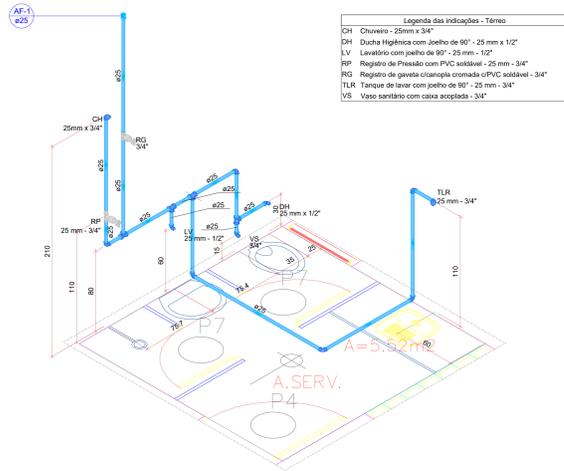

Detalhe HID-1  
Escala 1:25

Legenda das indicações - Térreo

DH	Ducha Higiénica com Joelho de 90° - 25 mm x 1/2"
VS	Vaso sanitário com caixa acoplada - 3/4"


Lista de materiais - Térreo

Água fria		
Aparelho		
Ducha higiénica	25mm x 1/2"	2 pc
Vaso Sanitário c/ cx. acoplada	1/2"	2 pc
PVC Acessórios		
Engate flexível cobre cromado com canopla	1/2 - 30cm	2 pc
PVC rígido soldável		
Joelho 90° soldável	25 mm	3 pc
Luva soldável	25 mm	5,45 m
Tubos	25 mm	19,90 soldável
Ta 90° soldável	25 mm	3 pc
PVC soldável azul c/ bucha latão		
Joelho de redução 90° soldável com bucha de latão	25 mm - 1/2"	4 pc

Detalhe HID-8  
Escala 1:25

Lista de materiais - Térreo

Água fria		
Aparelho		
Chuveiro	25mm x 3/4"	1 pc
Ducha higiénica	25mm x 1/2"	1 pc
Torneira de Lavar	25mm 3/4"	1 pc
Torneira de lavatório	25 mm - 1/2"	1 pc
Vaso Sanitário c/ cx. acoplada	1/2"	1 pc
Metais		
Registro de gaveta c/ canopla cromada	3/4"	1 pc
Registro de pressão c/ canopla cromada	3/4"	1 pc
PVC Acessórios		
Engate flexível cobre cromado com canopla	1/2 - 30cm	1 pc
Engate flexível plástico	1/2 - 30cm	1 pc
PVC rígido soldável		
Luva soldável c/ rosca	25 mm - 3/4"	1 pc
PVC rígido soldável		
Adapt. sold. curto coboia-rosca p registro	25 mm - 3/4"	3 pc
Joelho 90° soldável	25 mm	6 pc
Luva soldável	25 mm	1 pc
Tubos	25 mm	10,31 m
Ta 90° soldável	25 mm	4 pc
PVC soldável azul c/ bucha latão		
Joelho 90° soldável com bucha de latão	25 mm - 3/4"	2 pc
Joelho de redução 90° soldável com bucha de latão	25 mm - 1/2"	3 pc

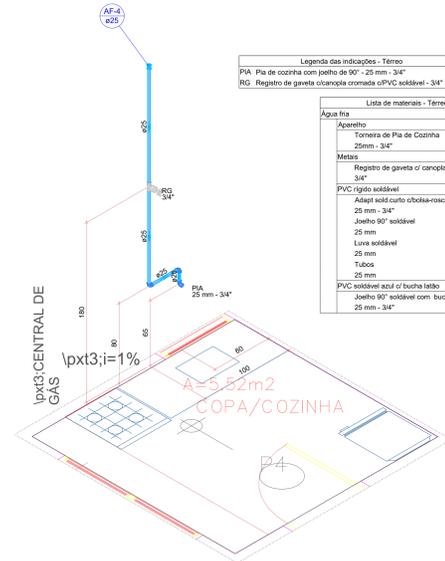

Detalhe HID-3  
Escala 1:25

Legenda das indicações - Térreo

DH	Ducha Higiénica com Joelho de 90° - 25 mm x 1/2"
VS	Vaso sanitário com caixa acoplada - 3/4"

Lista de materiais - Térreo

Água fria		
Aparelho		
Ducha higiénica	25mm x 1/2"	2 pc
Vaso Sanitário c/ cx. acoplada	1/2"	2 pc
PVC Acessórios		
Engate flexível cobre cromado com canopla	1/2 - 30cm	2 pc
PVC rígido soldável		
Joelho 90° soldável	25 mm	3 pc
Luva soldável	25 mm	5,48 m
Tubos	25 mm	19,90 soldável
Ta 90° soldável	25 mm	3 pc
PVC soldável azul c/ bucha latão		
Joelho de redução 90° soldável com bucha de latão	25 mm - 1/2"	4 pc


Detalhe HID-7  
Escala 1:25

Legenda das indicações - Térreo

LV	Lavatório com peixe de 90° - 25 mm - 1/2"
RG	Registro de gaveta cilíndrica cromada c/PVC soldável - 3/4"
TJ	Torneira de Jardim com peixe 90° - 25 mm x 1/2"

Lista de materiais - Térreo

Água fria		
Aparelho		
Torneira de Jardim	25 mm x 1/2"	1 pc
Torneira de lavatório	25 mm - 1/2"	2 pc
Metais		
Registro de gaveta c/ canopla cromada	3/4"	1 pc
PVC Acessórios		
Engate flexível plástico	1/2 - 30cm	2 pc
PVC rígido soldável		
Adapt. sold. curto coboia-rosca p registro	25 mm - 3/4"	2 pc
Joelho 90° soldável	25 mm	3 pc
Luva soldável	25 mm	1 pc
Tubos	25 mm	7,3 m
Ta 90° soldável	25 mm	3 pc
PVC soldável azul c/ bucha latão		
Joelho de redução 90° soldável com bucha de latão	25 mm - 1/2"	3 pc

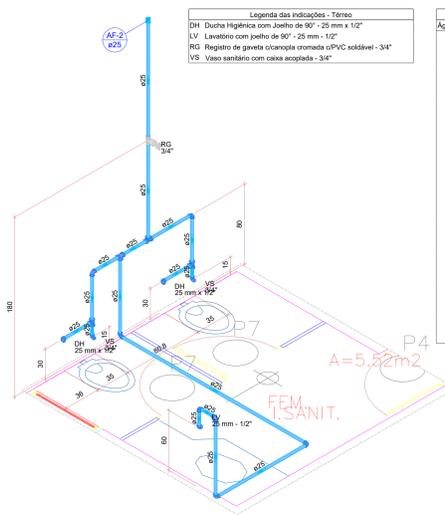

Detalhe HID-2  
Escala 1:25


Legenda das indicações - Térreo

LV	Lavatório com peixe de 90° - 25 mm - 1/2"
RG	Registro de gaveta cilíndrica cromada c/PVC soldável - 3/4"
TJ	Torneira de Jardim com peixe 90° - 25 mm x 1/2"


Lista de materiais - Térreo

Água fria		
Aparelho		
Torneira de Jardim	25 mm x 1/2"	1 pc
Torneira de lavatório	25 mm - 1/2"	2 pc
Metais		
Registro de gaveta c/ canopla cromada	3/4"	1 pc
PVC Acessórios		
Engate flexível plástico	1/2 - 30cm	2 pc
PVC rígido soldável		
Adapt. sold. curto coboia-rosca p registro	25 mm - 3/4"	2 pc
Joelho 90° soldável	25 mm	3 pc
Luva soldável	25 mm	1 pc
Tubos	25 mm	7,65 m
Ta 90° soldável	25 mm	3 pc
PVC soldável azul c/ bucha latão		
Joelho de redução 90° soldável com bucha de latão	25 mm - 1/2"	3 pc

Detalhe HID-4  
Escala 1:15

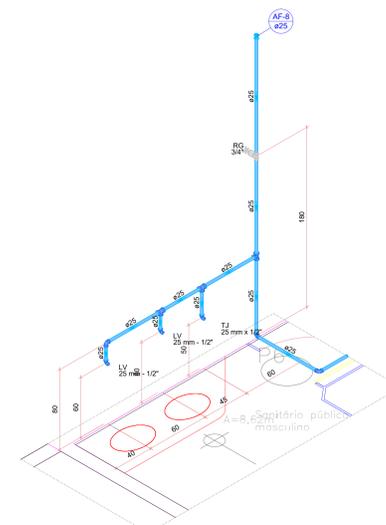

Detalhe HID-10  
Escala 1:25

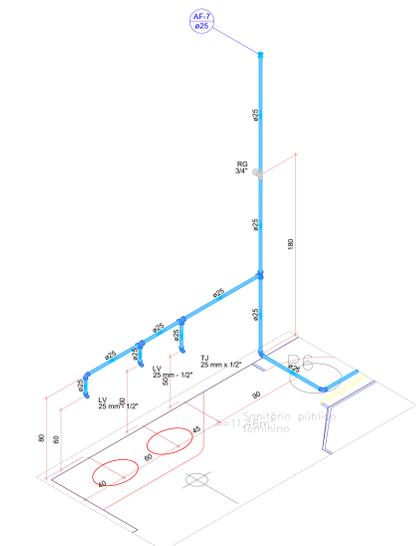

Detalhe HID-9  
Escala 1:25

Aprovação:

PODER JUDICIÁRIO DA UNIÃO

**TRE-GO**

REFORMA DE CARTÓRIOS ELEITORAIS

**HIDROSSANITÁRIO**

CARTÓRIO ELEITORAL DE ITUMBARA

Avenida João Paulo II, esquina c/ Rua João Batista da Silva Mariano, Setor NOVO HORIZONTE  
Itumbara - GO

Proprietário: UNIÃO

Área do terreno: 3.540,00 m²  
Área construída: 858,93 m²

Autor do Projeto: ENG. THALLYS CABRAL DE MORAIS  
CREA nº: 1.015.097.391/DGO

Conteúdo:  
DET. ISOMÉTRICO

Prancha:  
02/13

Escala: Indica Data: Julho/2024 Desenho: Thallys Cabral Revisão: rev00

**HID**

