

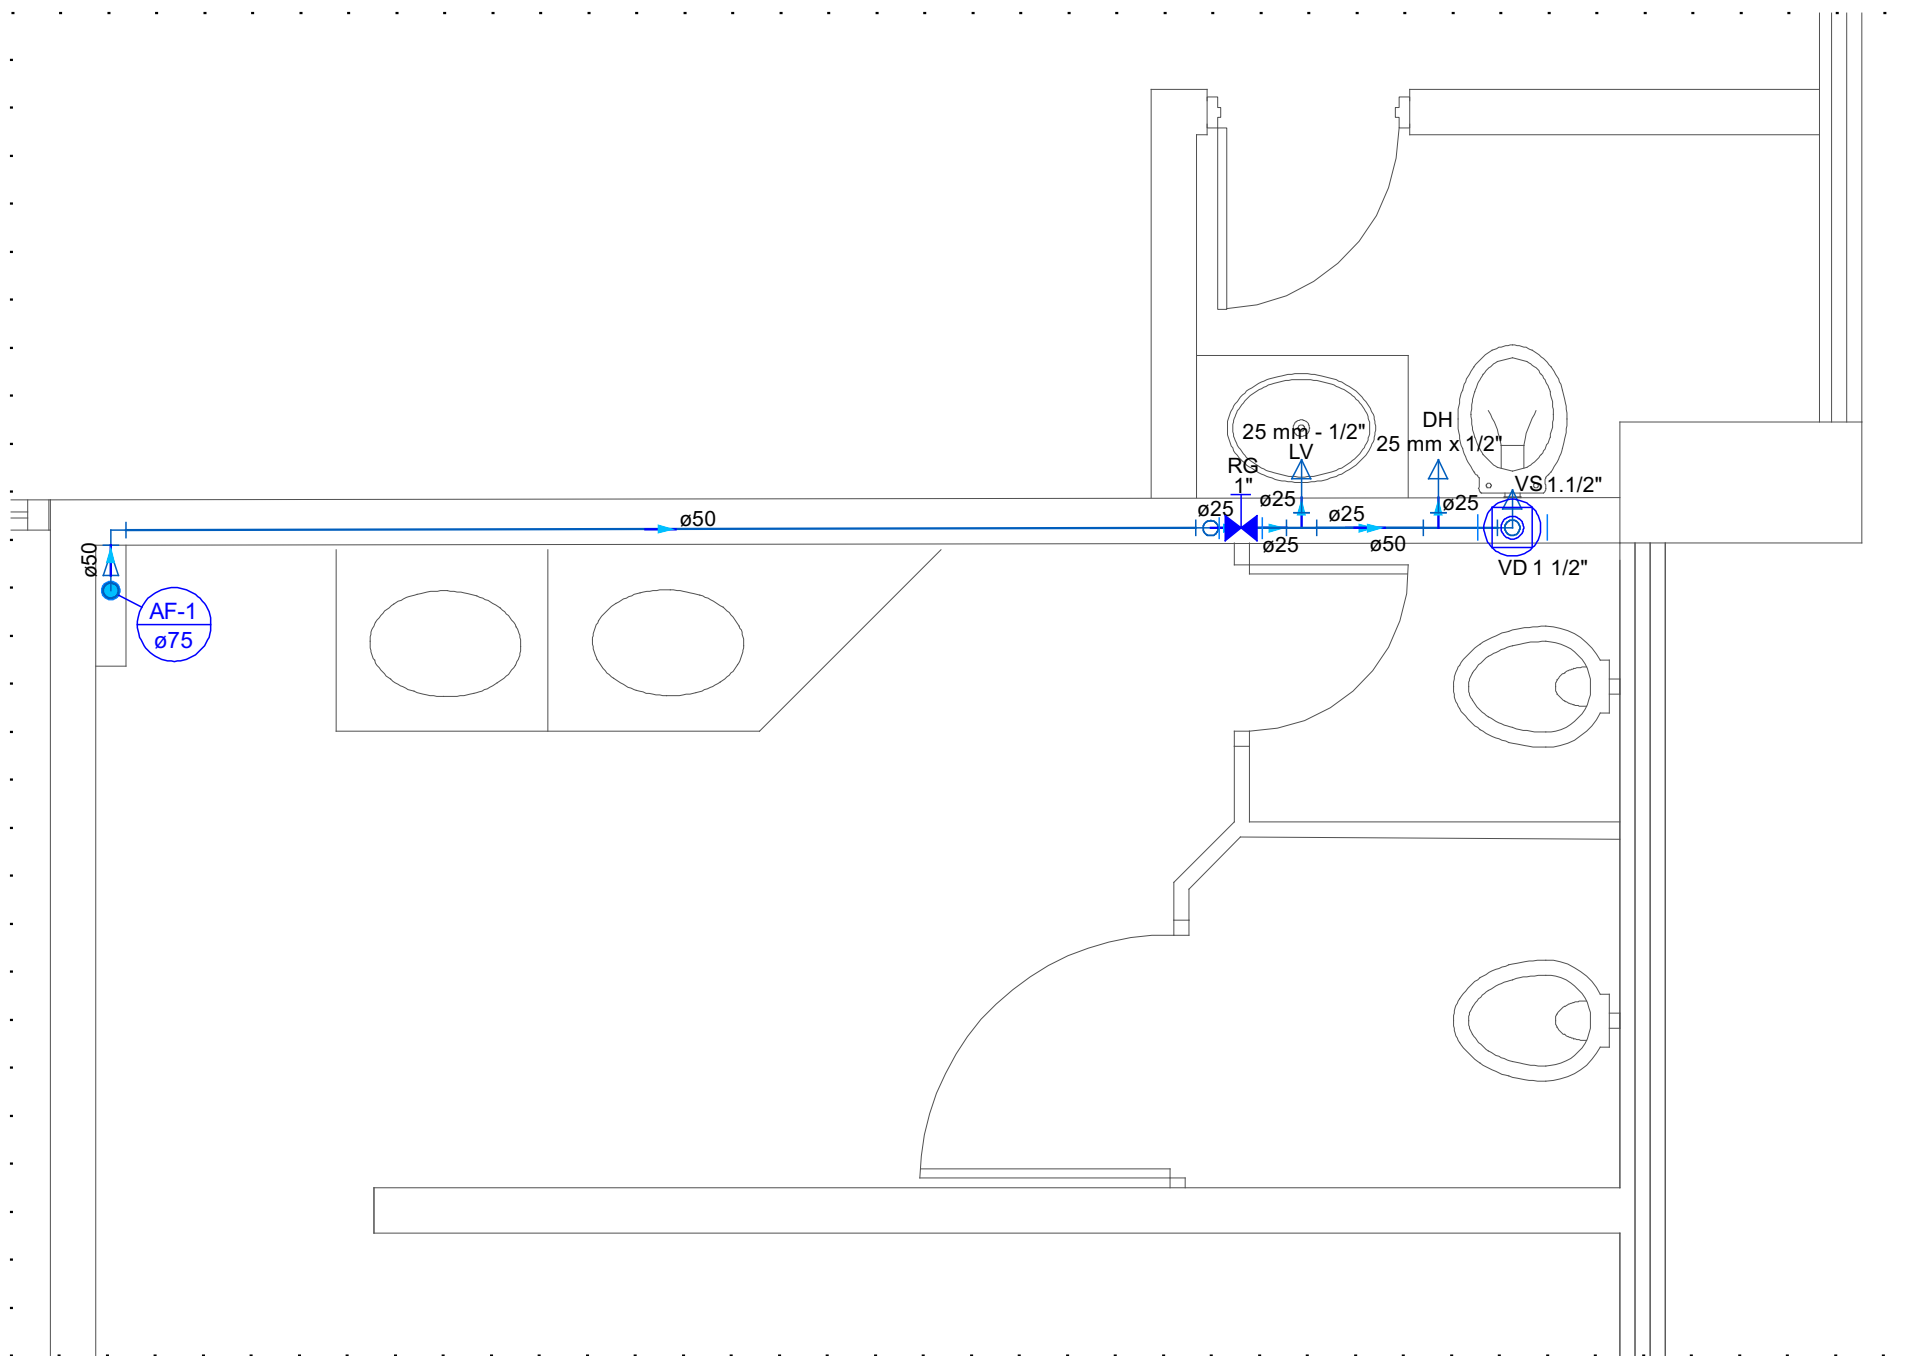


Ala A

Ala B

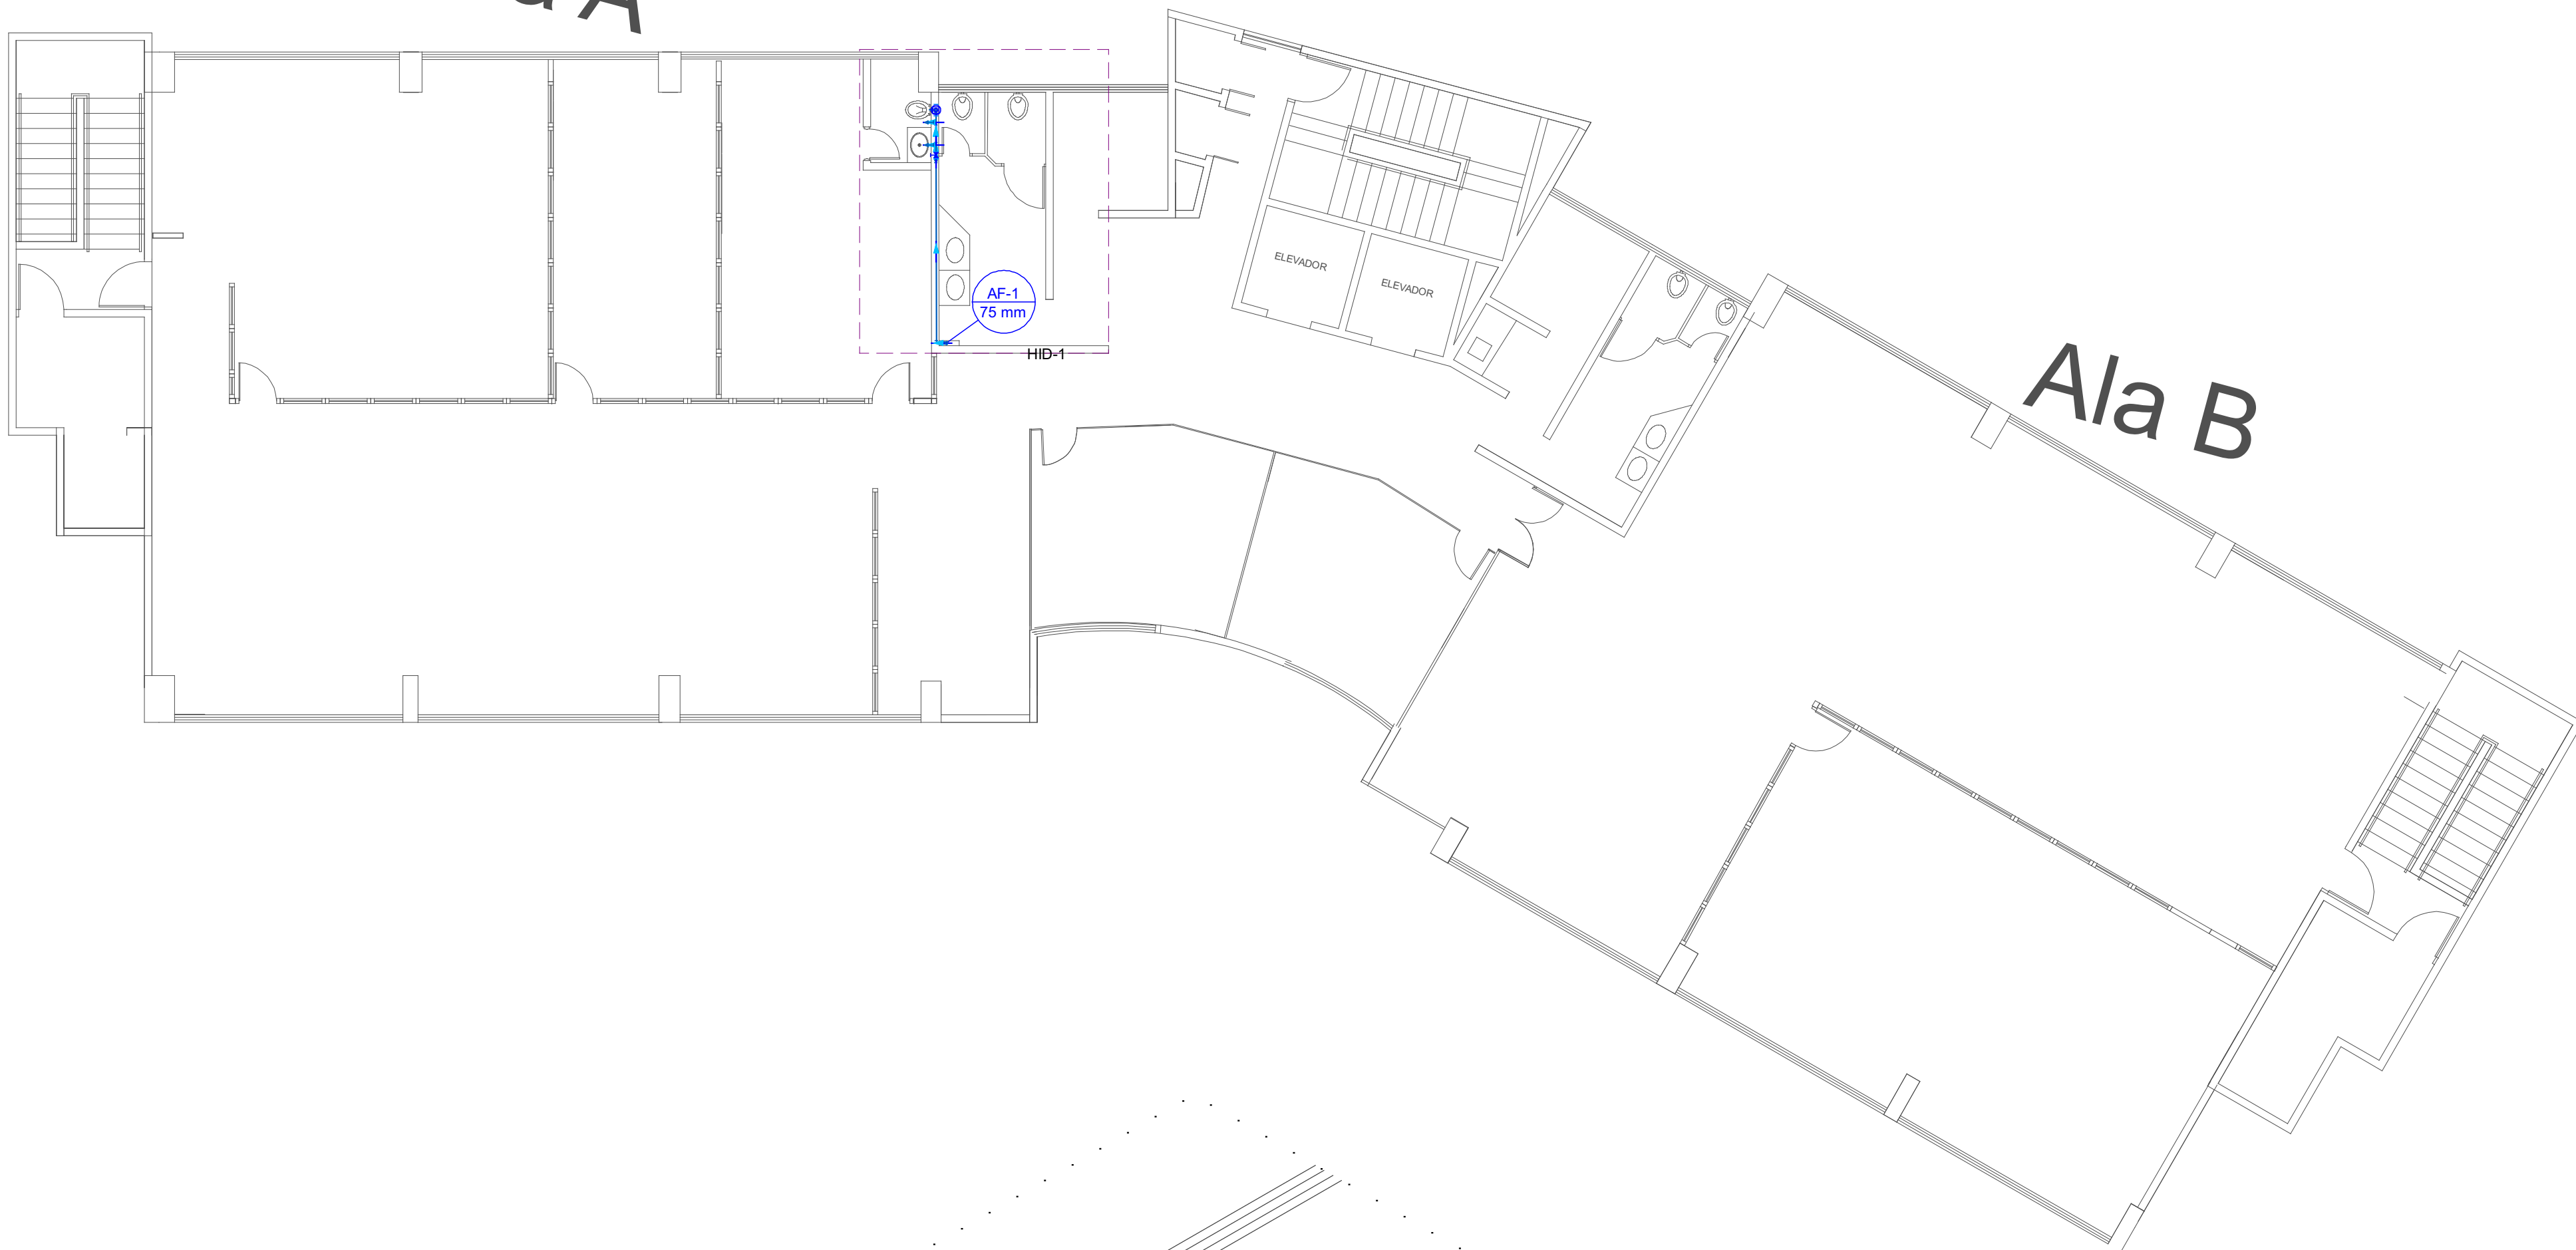

Detalhe HID-2
Escala 1:25

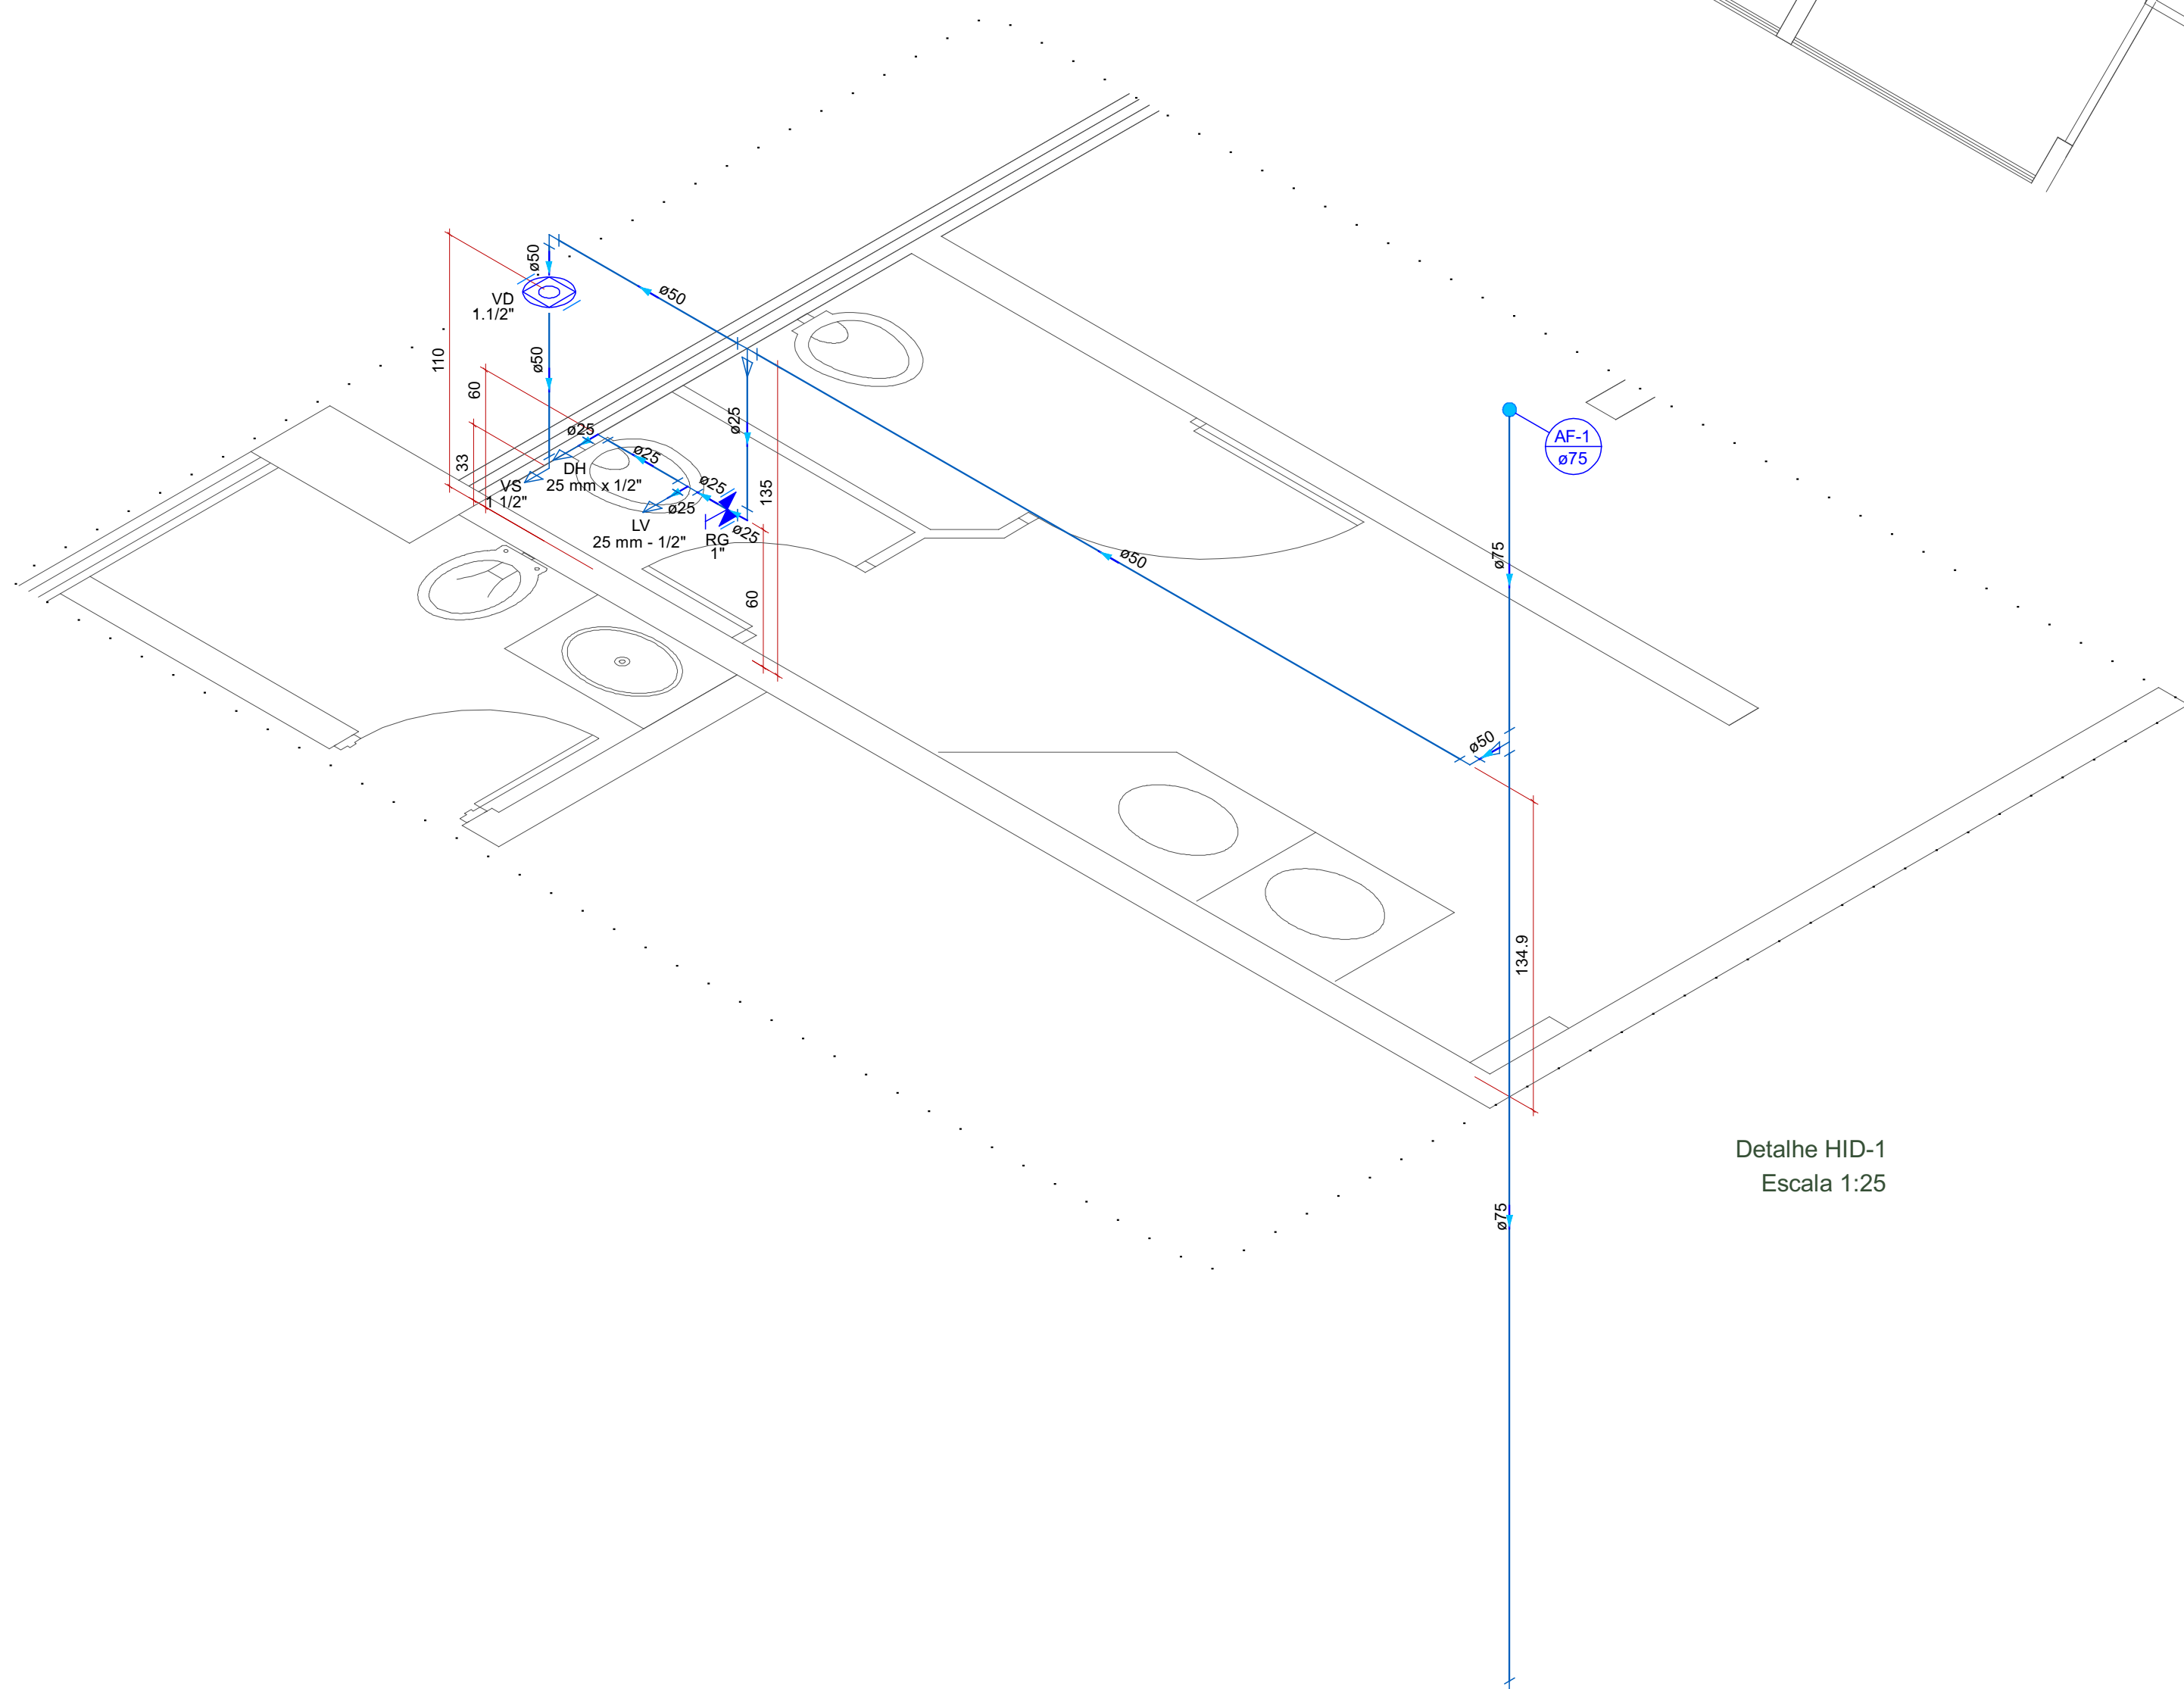

Detalhe HID-1
Escala 1:25

Aprovação:

PODER JUDICIÁRIO DA UNIÃO

TRE - GO

BANHEIRO SECRETARIA 6º ANDAR - EDIFÍCIO ANEXO I

HIDRÁULICO

TRIBUNAL REGIONAL ELEITORAL DE GOIÁS - EDIFÍCIO ANEXO I
Rua 62, Praça Cívica, nº 300, Setor Central
Goiânia - GO

GOIÂNIA - GO

Proprietário: UNIÃO

Área construída aprox:
10,08 m²

Autor do Projeto: ENG. CIVIL MATHEUS DE OLIVEIRAAAFONSO OGAWA
CREA 1014411882D-GO

Conteúdo:
PLANTA BAIXA, ISÔMETRICAS E DETALHES

Prancha:
01
01

AF

Escala:	Data:	Desenhista:	Revisão:
Indicada	JUNHO/2024		rev00